


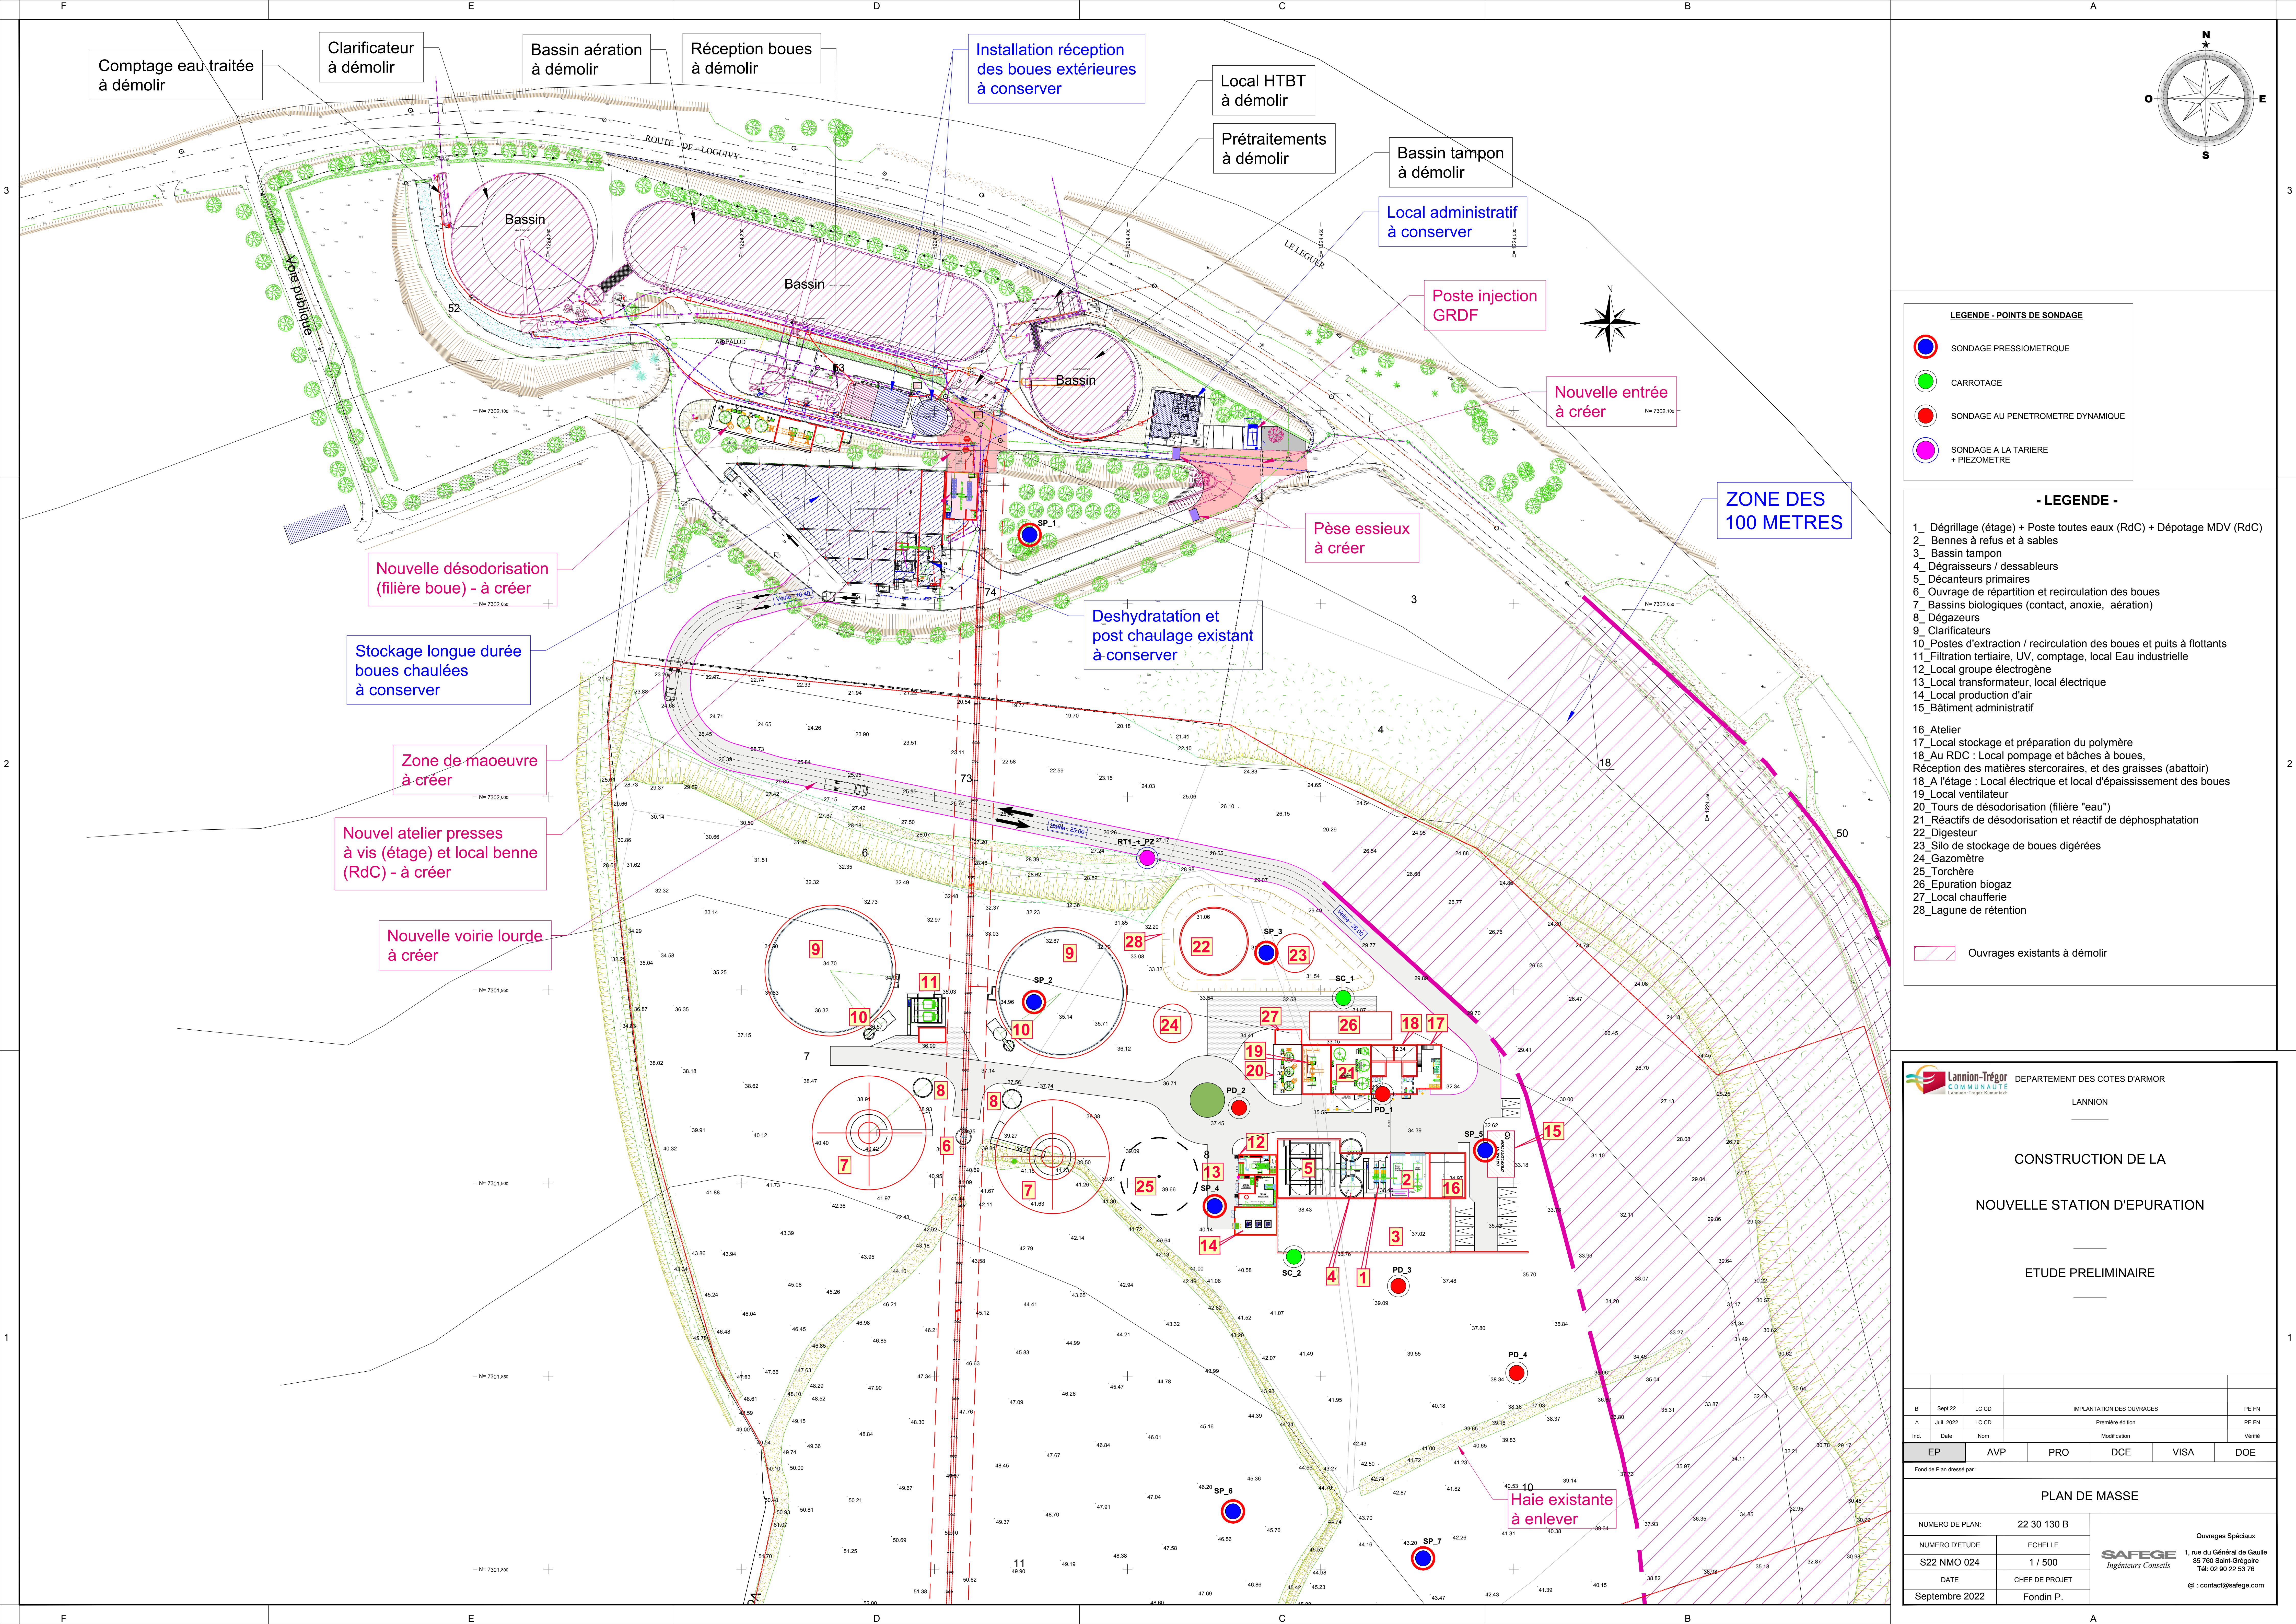

LEGENDE - POINTS DE SONDAGE

- SONDAGE PRESSIOMETRIQUE
- CARROTAGE
- SONDAGE AU PENETROMETRE DYNAMIQUE
- SONDAGE A LA TARIERE + PIEZOMETRE

- LEGENDE -**
- 1_ Dégrillage (étage) + Poste toutes eaux (RdC) + Dépotage MDV (RdC)
 - 2_ Bennes à refus et à sables
 - 3_ Bassin tampon
 - 4_ Dégraisseurs / dessableurs
 - 5_ Décanteurs primaires
 - 6_ Ouvrage de répartition et recirculation des boues
 - 7_ Bassins biologiques (contact, anoxie, aération)
 - 8_ Dégazeurs
 - 9_ Clarificateurs
 - 10_ Postes d'extraction / recirculation des boues et puits à flottants
 - 11_ Filtration tertiaire, UV, comptage, local Eau industrielle
 - 12_ Local groupe électrogène
 - 13_ Local transformateur, local électrique
 - 14_ Local production d'air
 - 15_ Bâtiment administratif
 - 16_ Atelier
 - 17_ Local stockage et préparation du polymère
 - 18_ Au RDC : Local pompage et bâches à boues, Réception des matières stercoraires, et des graisses (abattoir)
 - 18_ A l'étage : Local électrique et local d'épaississement des boues
 - 19_ Local ventilateur
 - 20_ Tours de désodorisation (filière "eau")
 - 21_ Réactifs de désodorisation et réactif de déphosphatation
 - 22_ Digesteur
 - 23_ Silo de stockage de boues digérées
 - 24_ Gazomètre
 - 25_ Torchère
 - 26_ Epuration biogaz
 - 27_ Local chaufferie
 - 28_ Lagune de rétention

Ouvrages existants à démolir

DEPARTEMENT DES COTES D'ARMOR
LANNION

CONSTRUCTION DE LA
NOUVELLE STATION D'EPURATION
ETUDE PRELIMINAIRE

B	Sept.22	LC CD	IMPLANTATION DES OUVRAGES			PE FN
A	Juil. 2022	LC CD	Première édition			PE FN
Ind.	Date	Nom	Modification			Vérifié

EP	AVP	PRO	DCE	VISA	DOE
----	-----	-----	-----	------	-----

Fond de Plan dressé par :

PLAN DE MASSE

NUMERO DE PLAN: 22 30 130 B		 Ouvrages Spéciaux 1, rue du Général de Gaulle 35 780 Saint-Grégoire Tél: 02 90 22 53 76 @ : contact@safège.com
NUMERO D'ETUDE: S22 NMO 024	ECHELLE: 1 / 500	
DATE: Septembre 2022	CHEF DE PROJET: Fondin P.	